


令和 8 年度 安曇野道路建設に伴う送配水管布設替工事

実施設計図


安 曇 野 市

配管(送水管、配水本管)平面図 S=1:500 (A1)

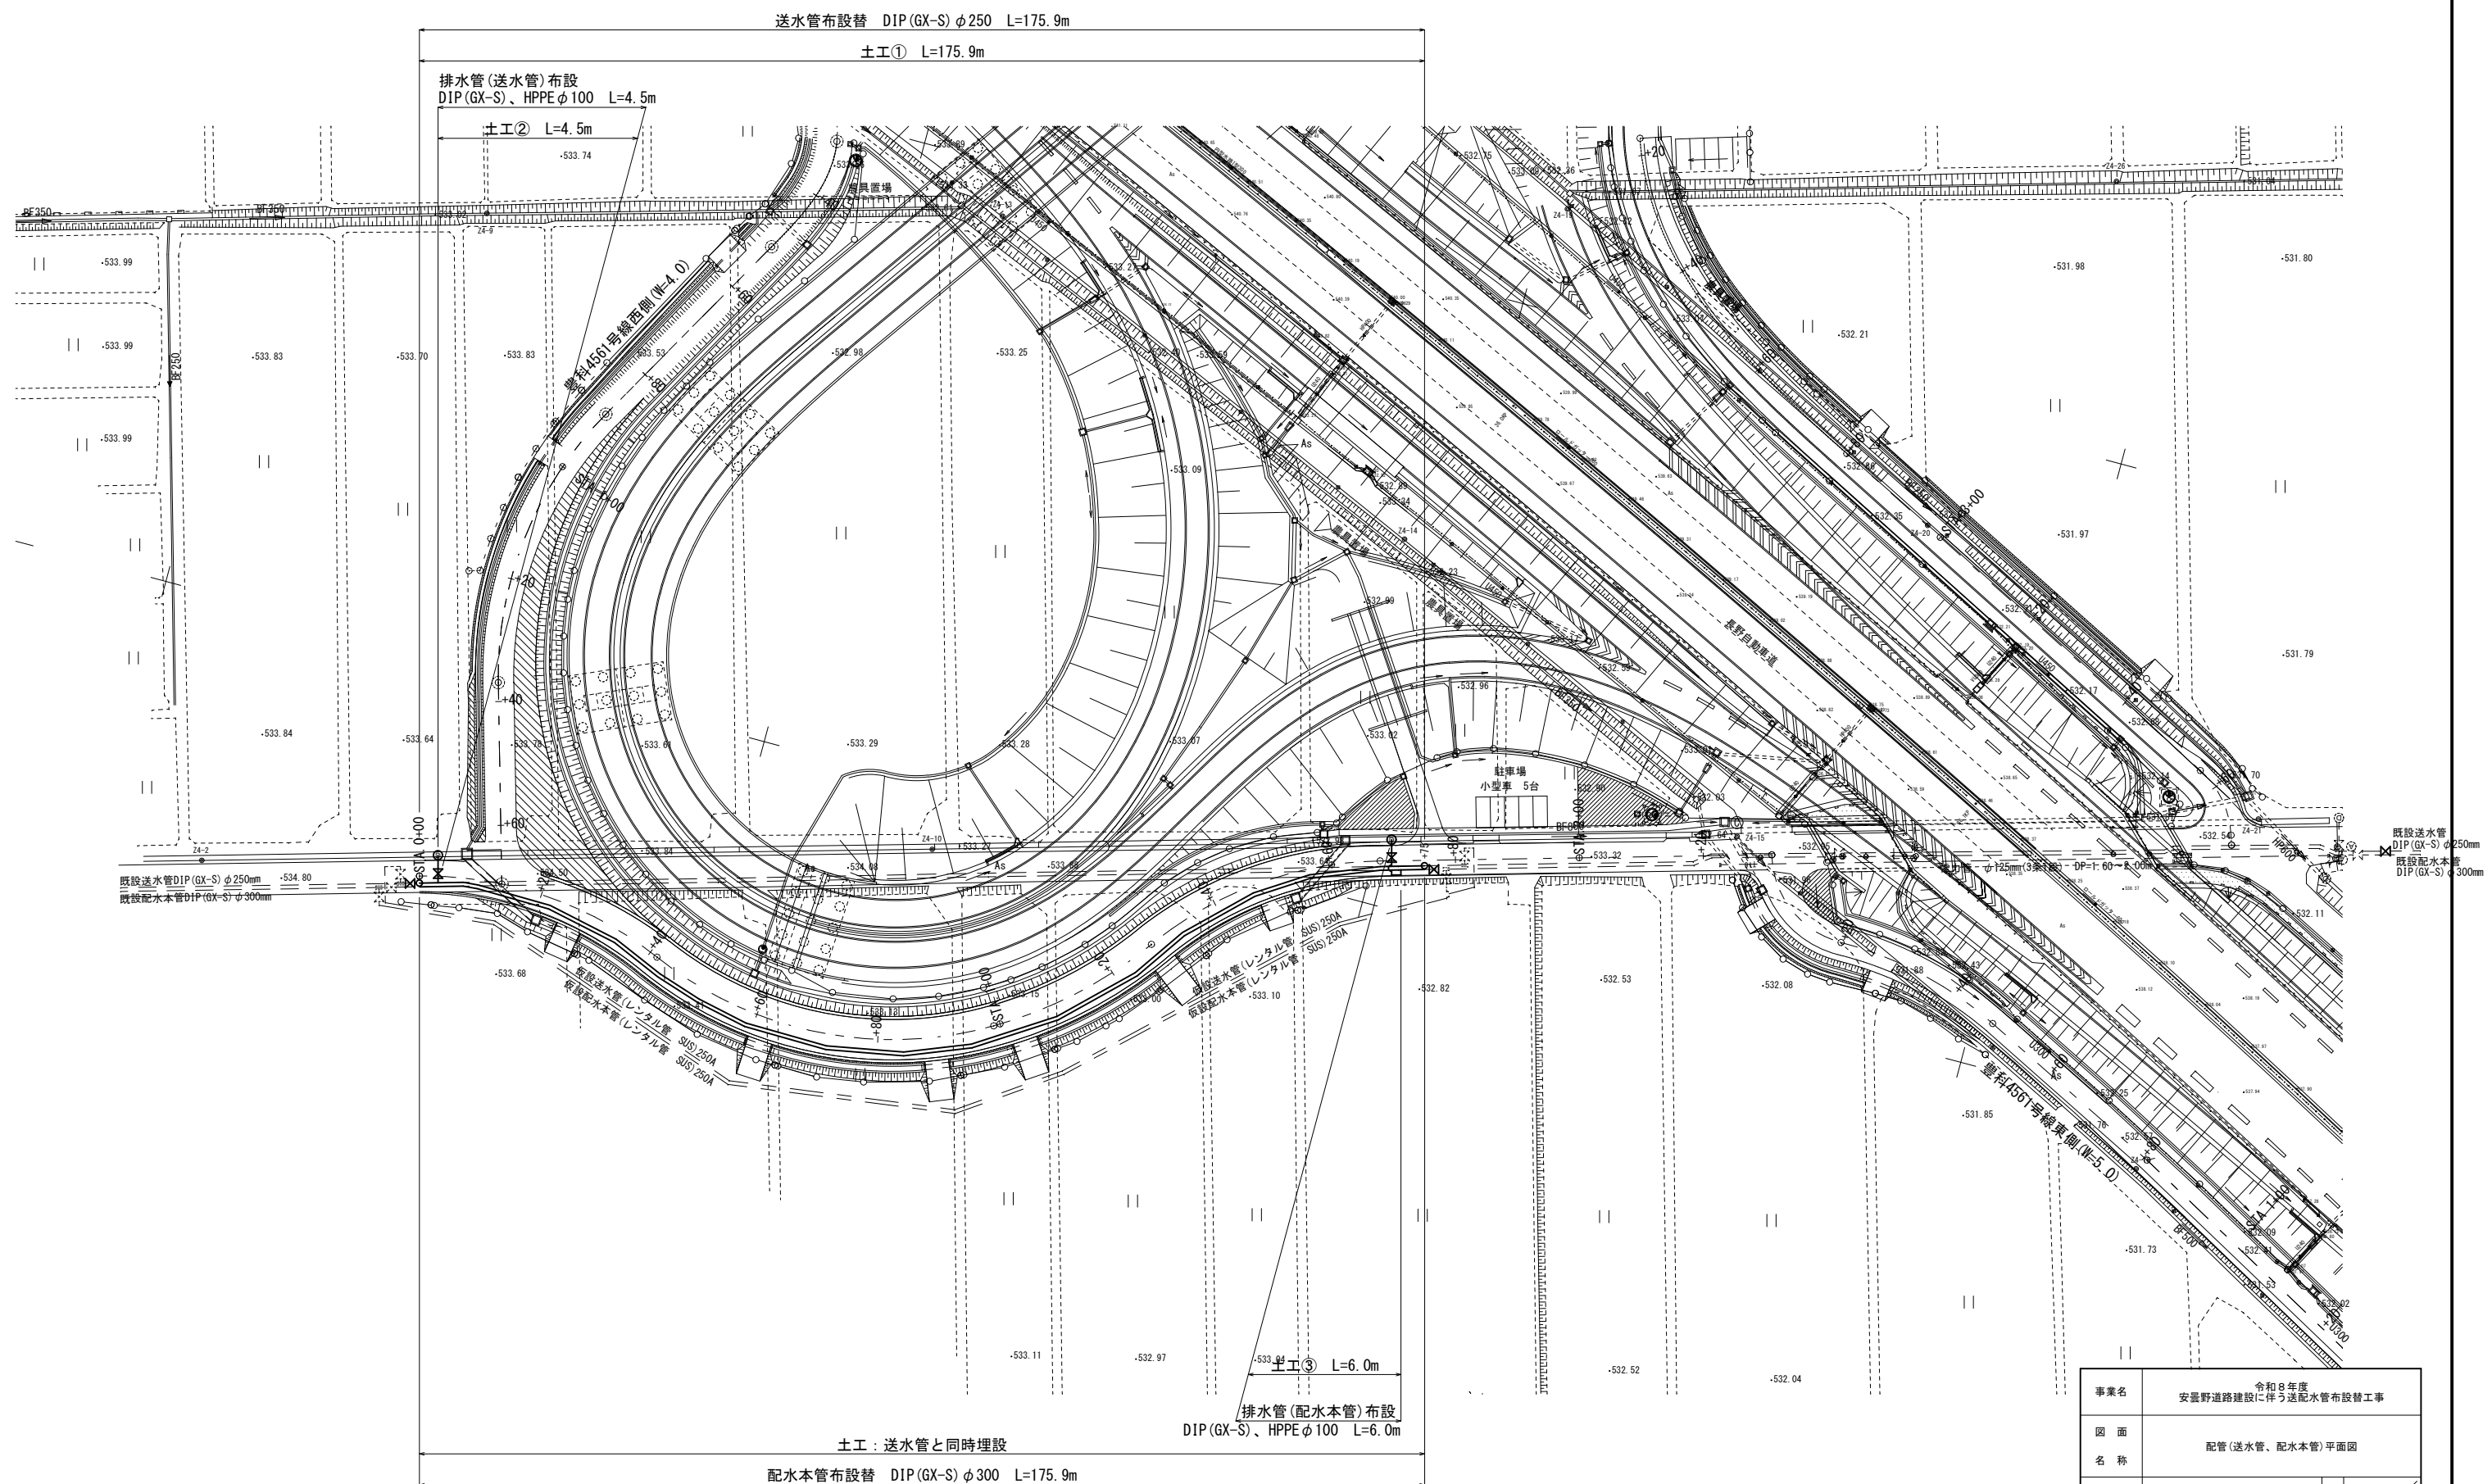


事業名	令和8年度 安曇野道路建設に伴う送配水管布設替工事		
図面 名称	配管(送水管、配水本管)平面図		
縮尺	1:500	図面 番号	1
事業者	安曇野市		7

配管(送水管、配水本管)詳細図 (1) S=Free

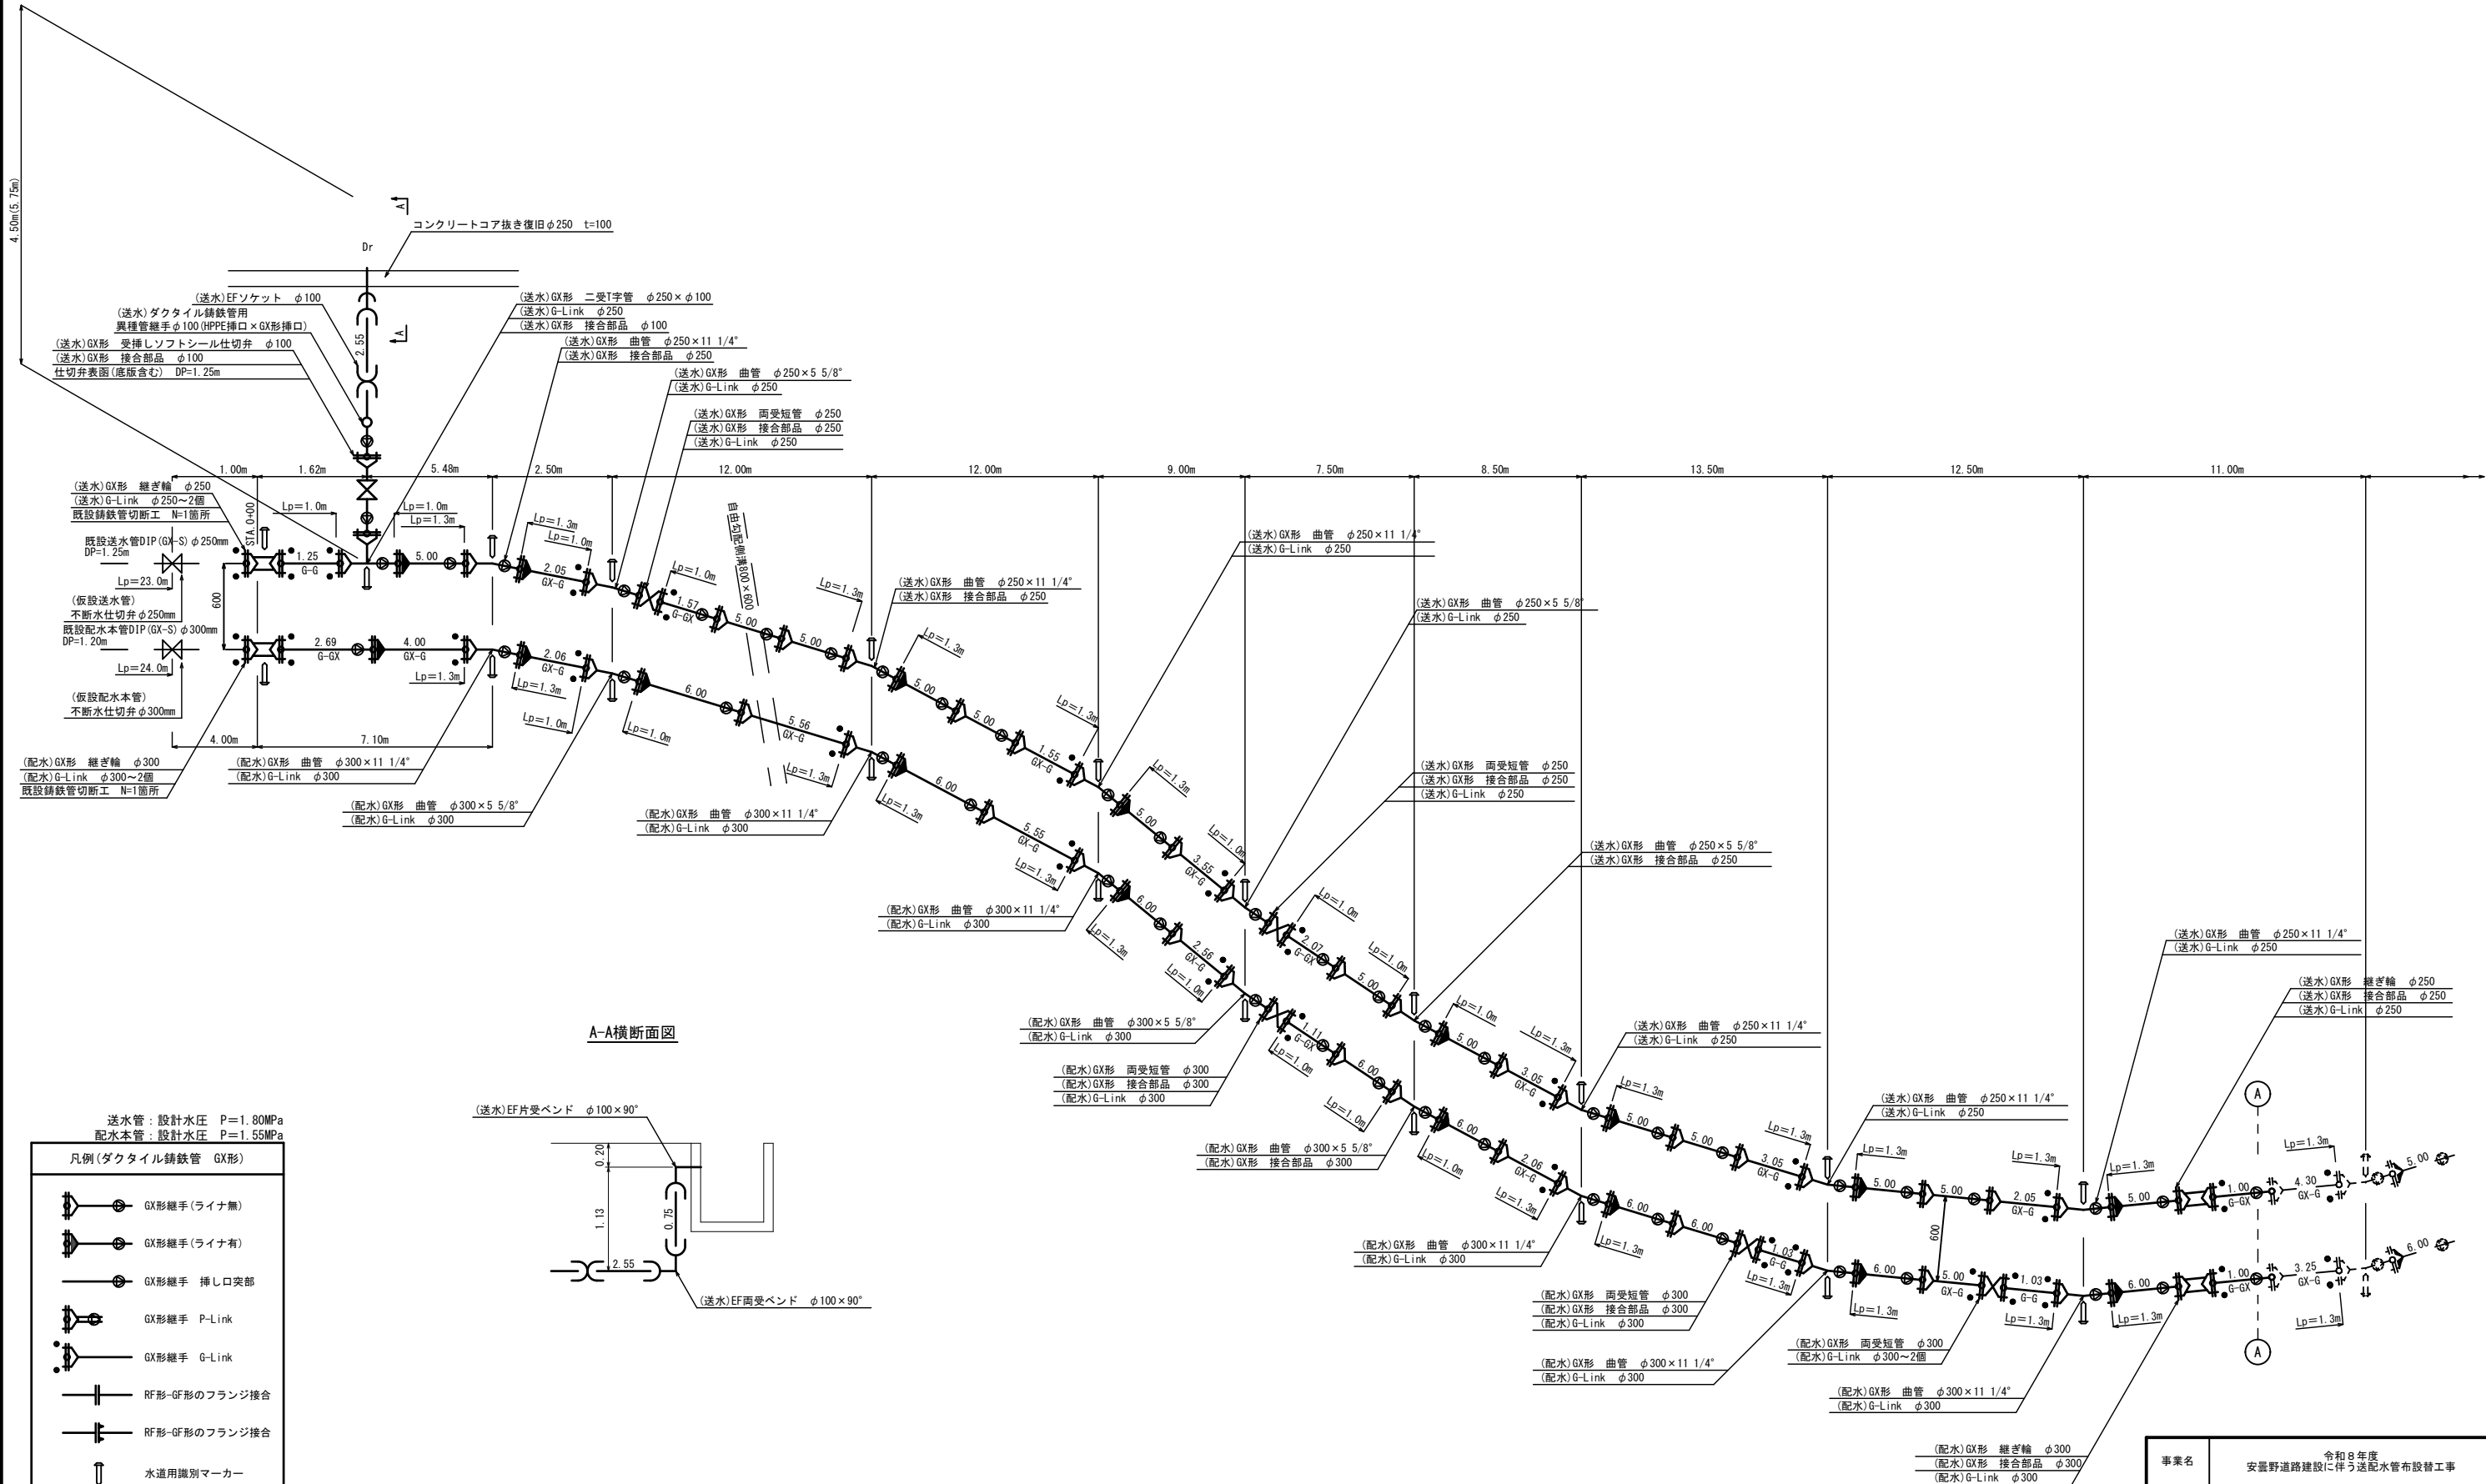


事業名	令和8年度 安曇野道路建設に伴う送配水管布設替工事		
図面 名称	配管(送水管、配水本管)詳細図(1)		
縮尺	FREE	図面 番号	2 / 7
事業者	安曇野市		


配管(送水管、配水本管)詳細図 (2) S=Free

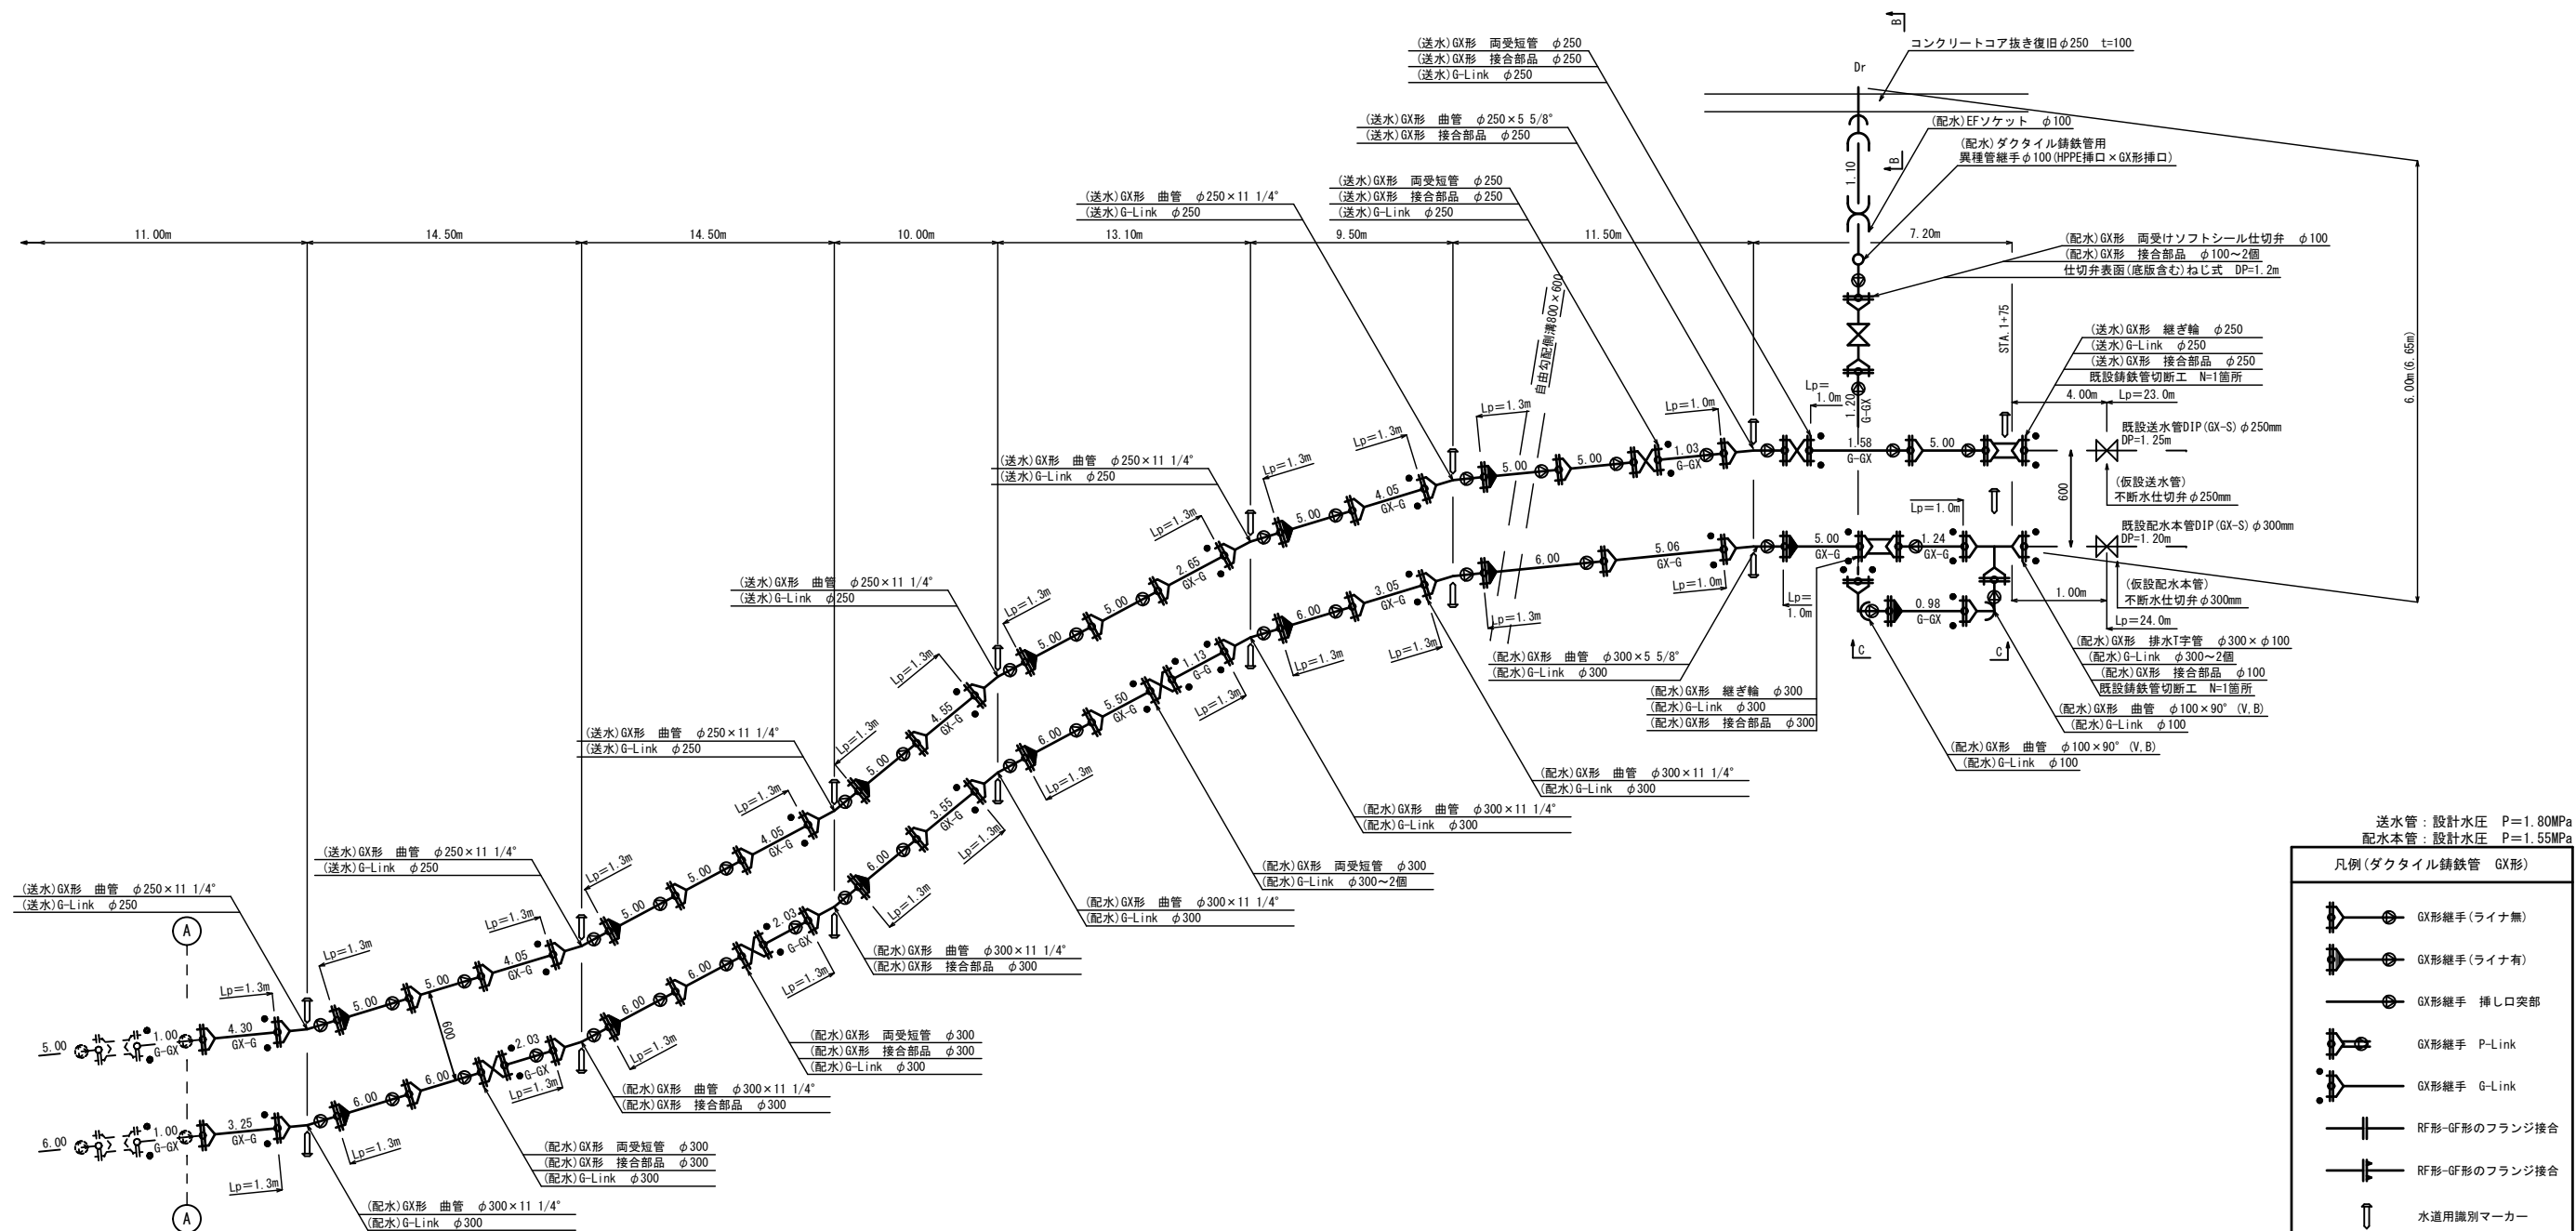

B-B横断面図

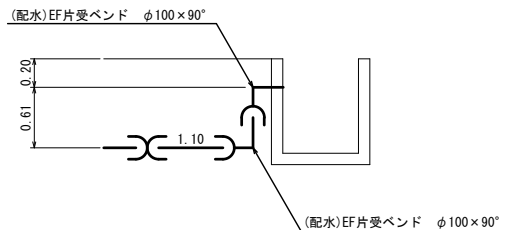

C-C横断面図

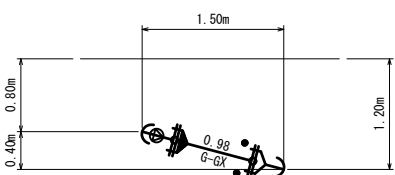

送水管：設計水圧 P=1.80MPa
配水本管：設計水圧 P=1.55MPa

凡例 (ダクタイル鑄鉄管 GX形)


- GX形継手 (ライナ無)
- GX形継手 (ライナ有)
- GX形継手 挿し口突部
- GX形継手 P-Link
- GX形継手 G-Link
- RF形-GF形のフランジ接合
- RF形-GF形のフランジ接合
- 水道用識別マーカー

※1. Lpは、一体化長さを示す。一体化長さの範囲内にGX形の伸縮部（ライナが無い直管受口、継ぎ輪）は、設けないこと。但し、継ぎ輪は、G-LinkまたはGX形継ぎ輪用特殊押輪（管端に挿し口突部必要）を使用した場合は除く。

※2. フランジ継手材は、LSP型とする。


事業名	令和8年度 安曇野道路建設に伴う送配水管布設替工事		
図面名称	配管(送水管、配水本管)詳細図 (2)		
縮尺	FREE	図面番号	3
事業者	安曇野市		7

仮設配管(送水管、配水本管)平面図 S=1:500 (A1)

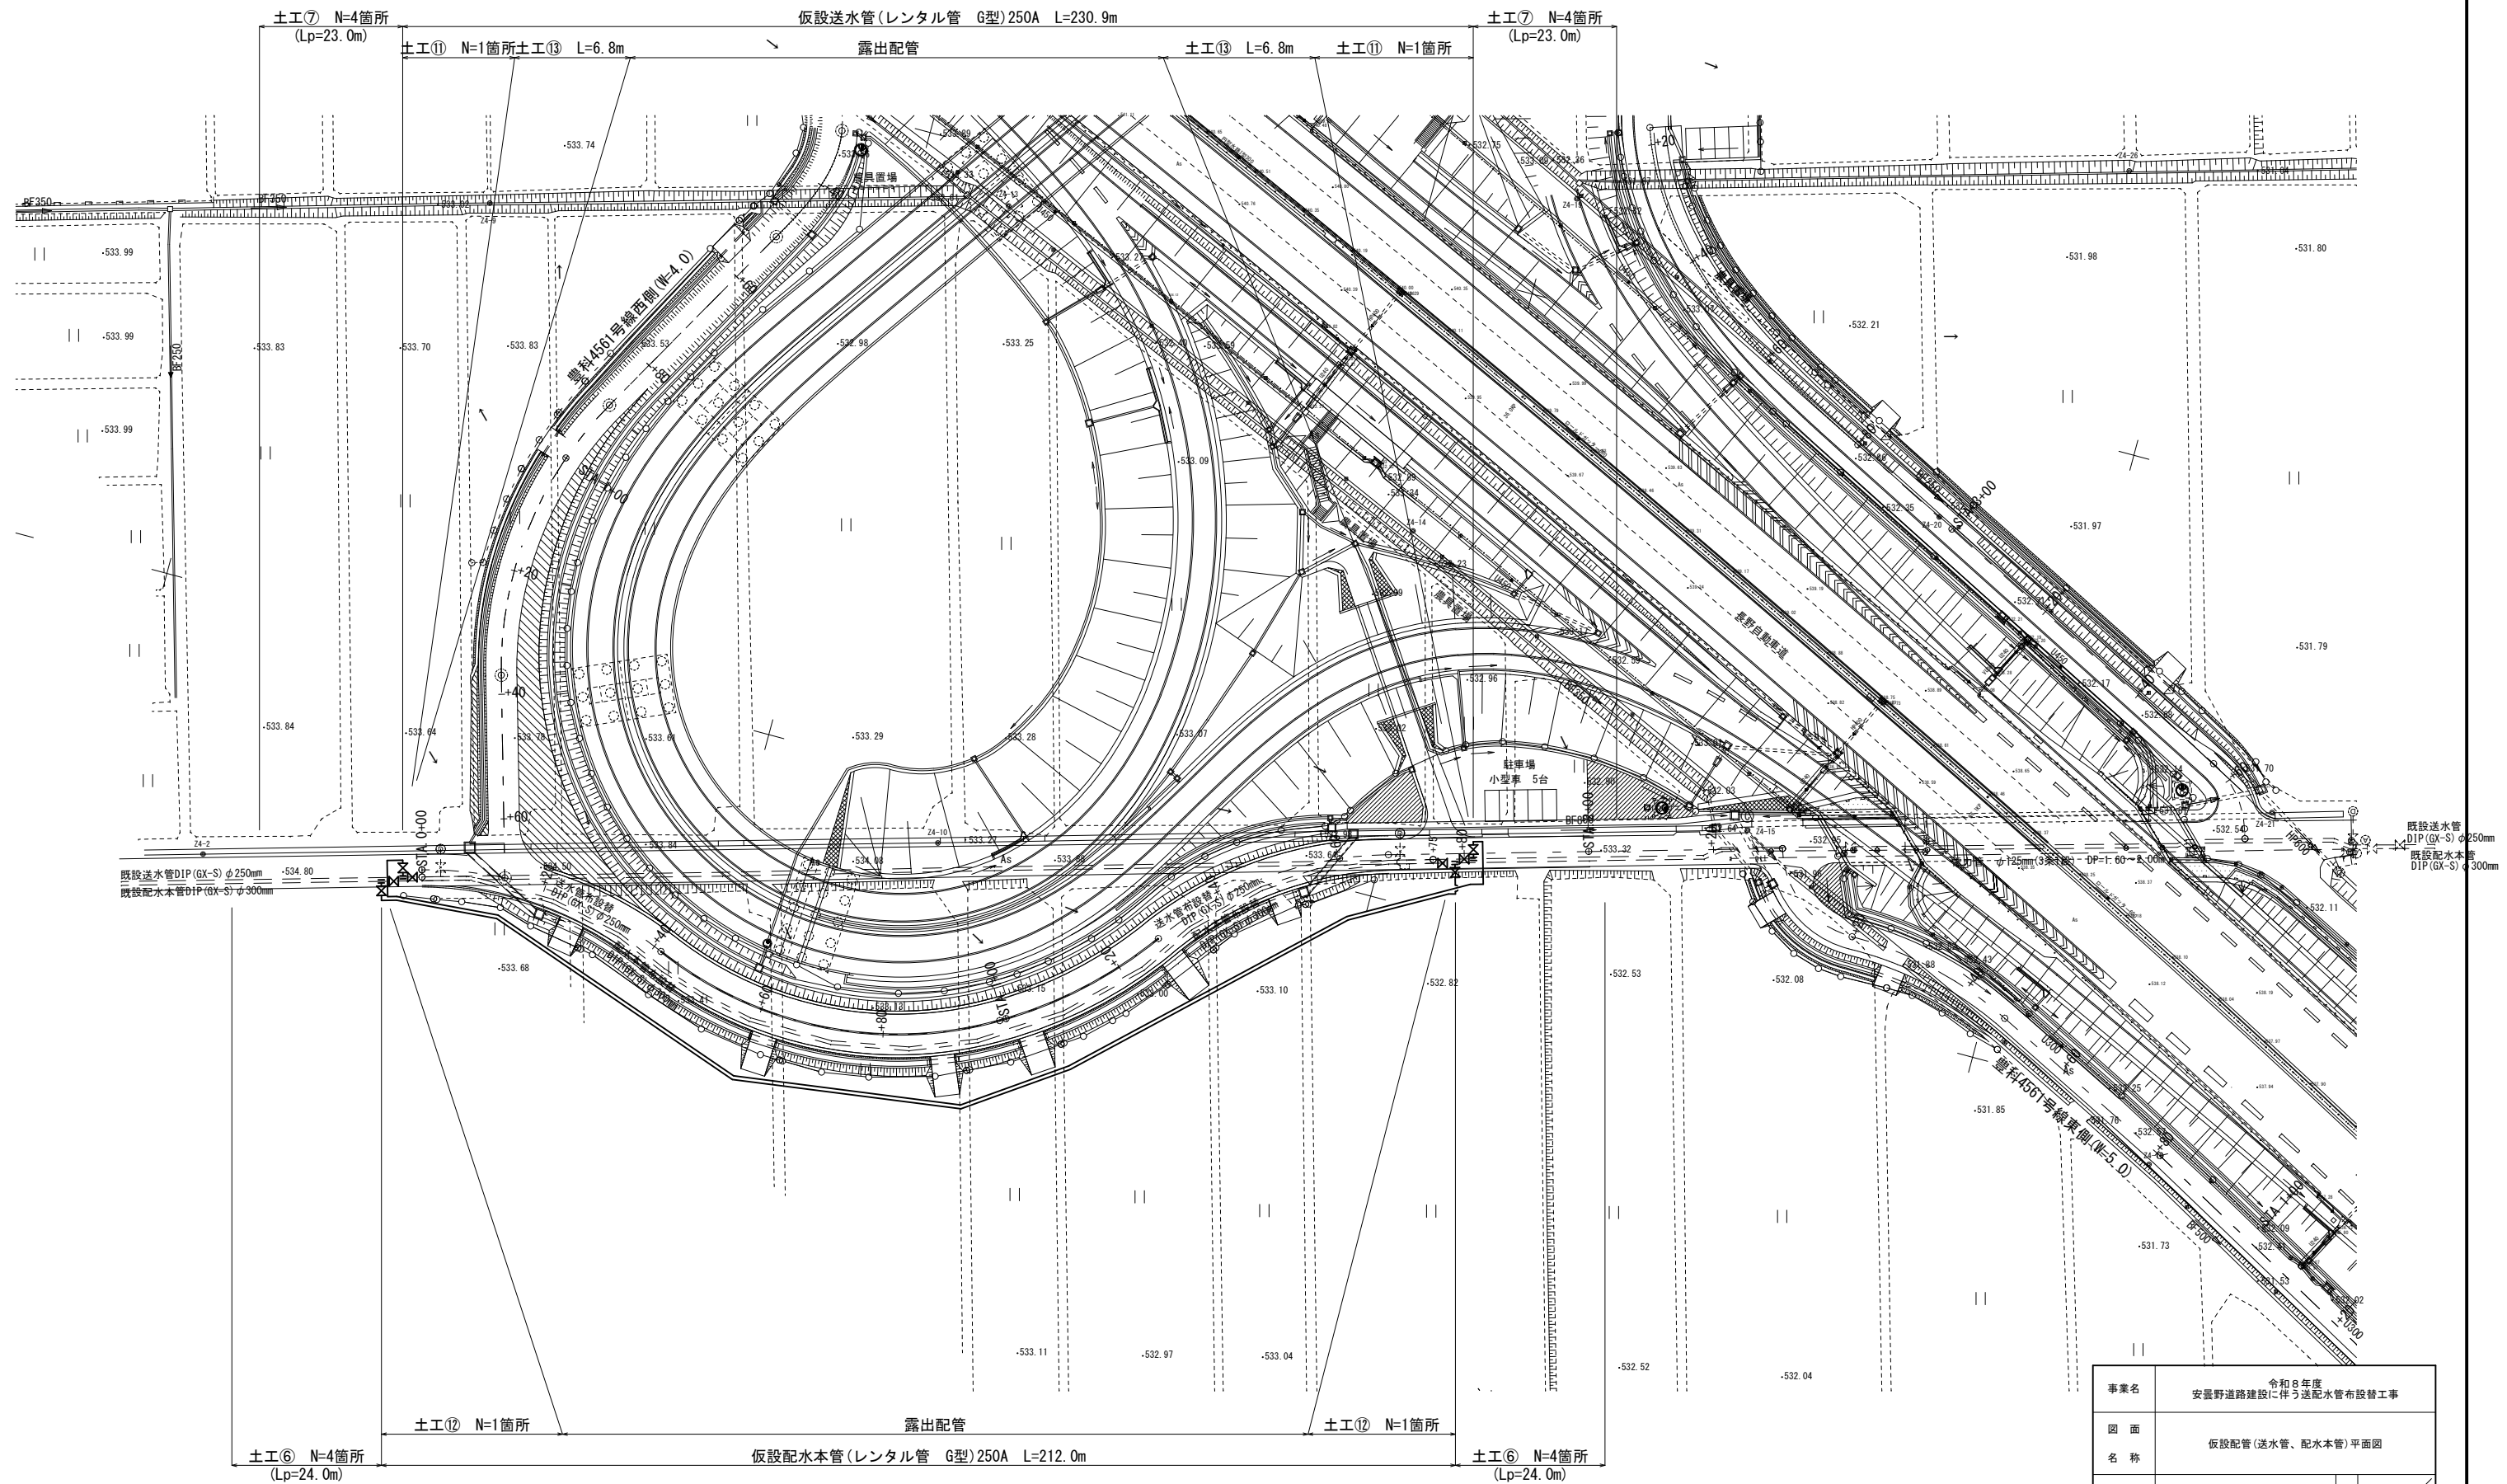

事業名	令和8年度 安曇野道路建設に伴う送配水管布設替工事		
図面 名称	仮設配管(送水管、配水本管)平面図		
縮尺	1:500	図面 番号	4
事業者	安曇野市		7

仮設配管(送水管、配水本管)詳細図 S=Free

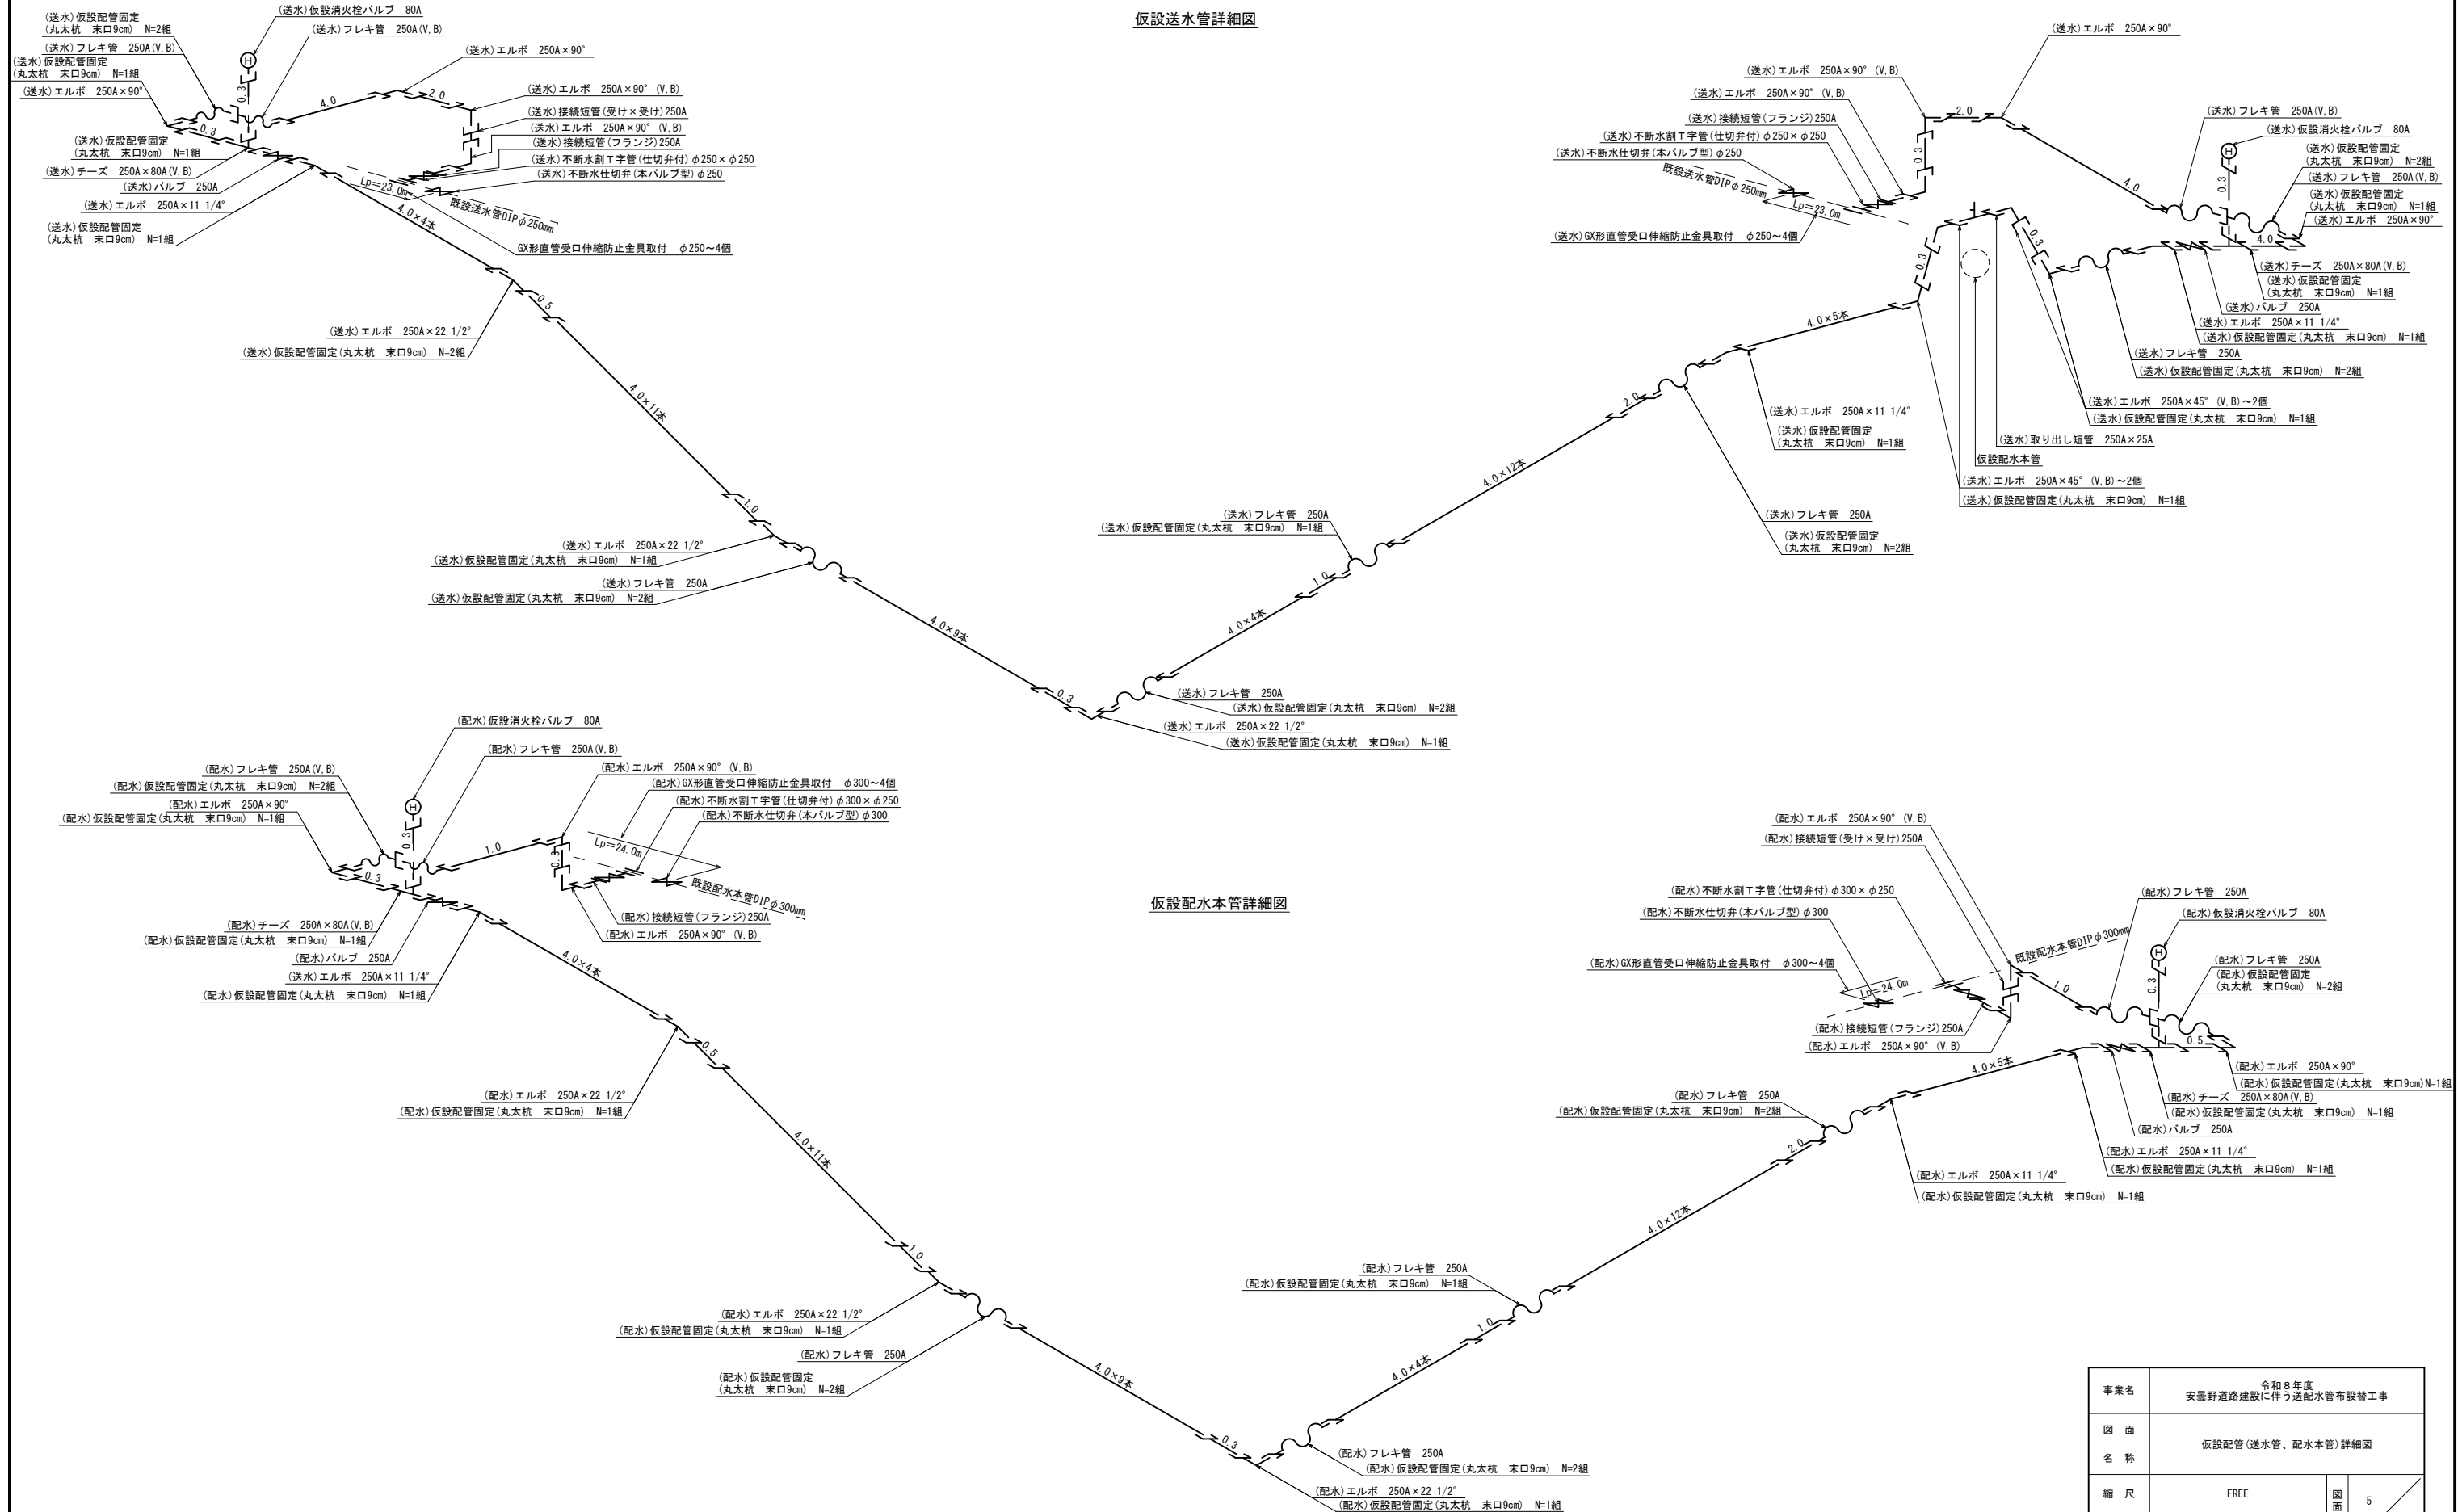


事業名	令和8年度 安曇野道路建設に伴う送配水管布設替工事		
図面名称	仮設配管(送水管、配水本管)詳細図		
縮尺	FREE	図面番号	5
事業者	安曇野市		7

土工標準断面図 $S=1:20$


土工断面

市道車道・As（舗装幅員4m以上）未供用

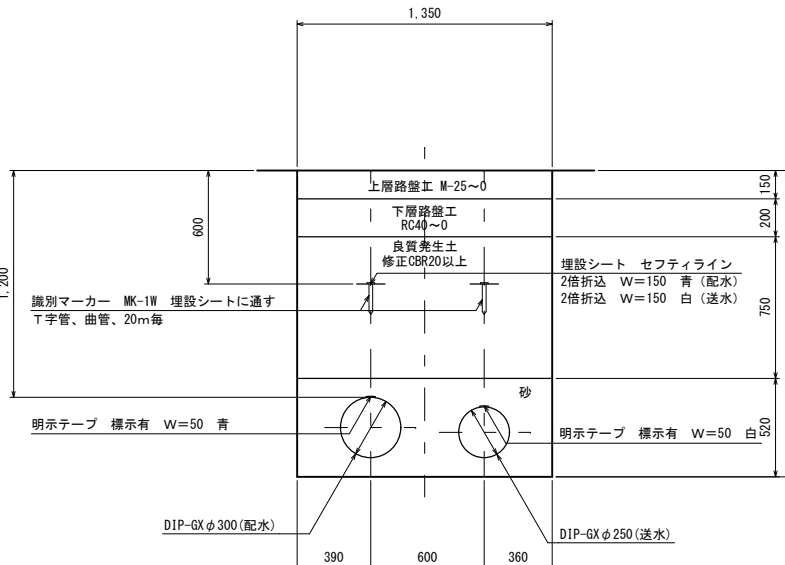


十丁断面 2

市道車道・As (鋪装幅員4m以上)

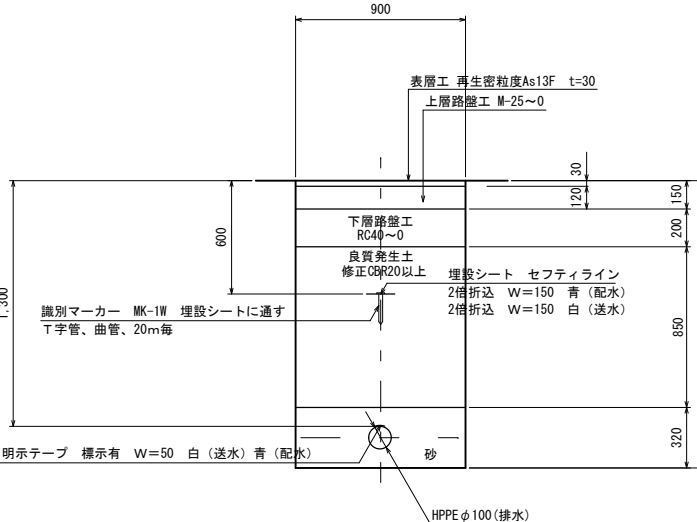


十丁断面

市道車道・As (鋪装幅員4m以上)

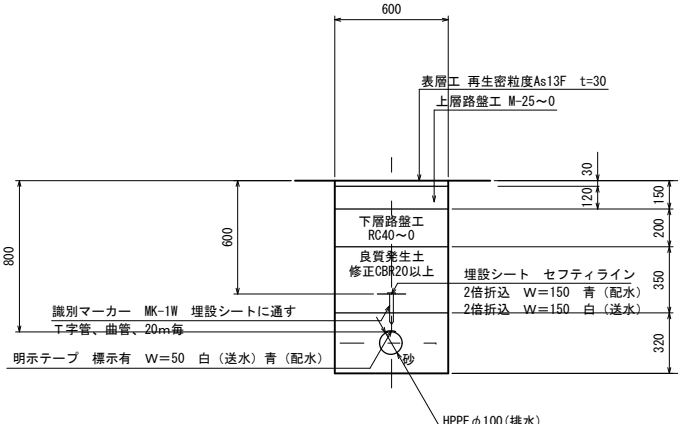


十丁断面 (6)

市道車道・As（鋪裝幅員4m以上）恢復旧

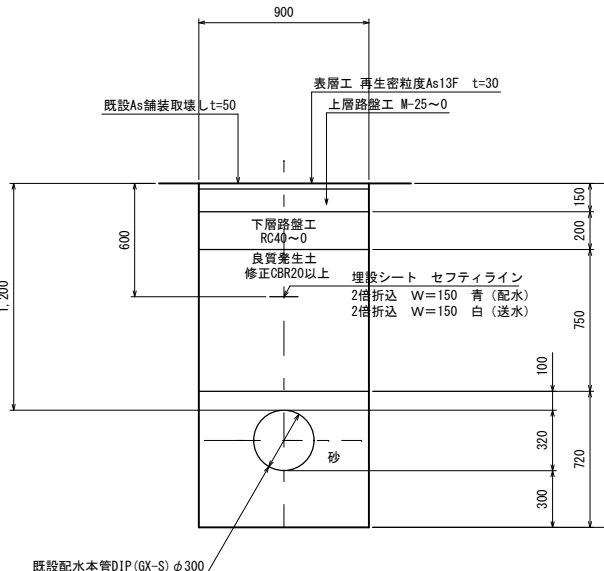


十丁断面 7

市道車道・As (鋪裝幅員4m以上) 恢復旧

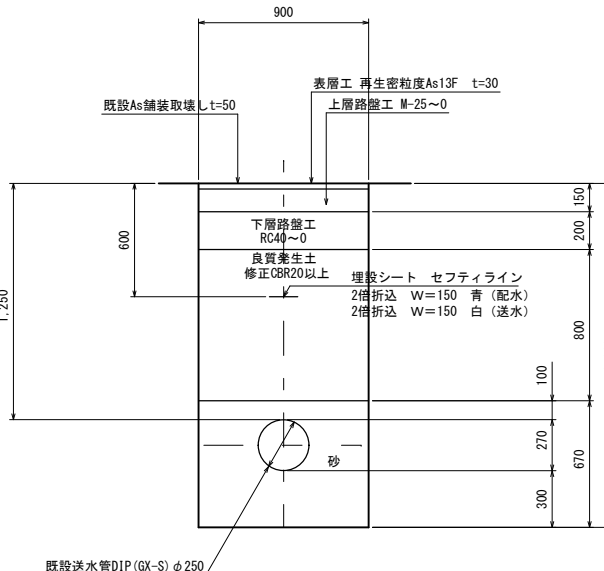


十工断面 1

市道車道・As（舗装幅員4m以上）恢復

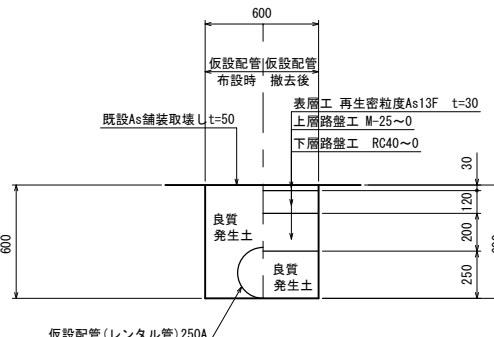

仮設配管固定


丸太杭 末口9cm N=1組につき2本使

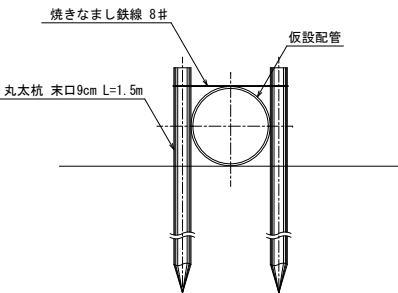

標準横断面図 S=1:50

標準道路横断面

NO. 0+60

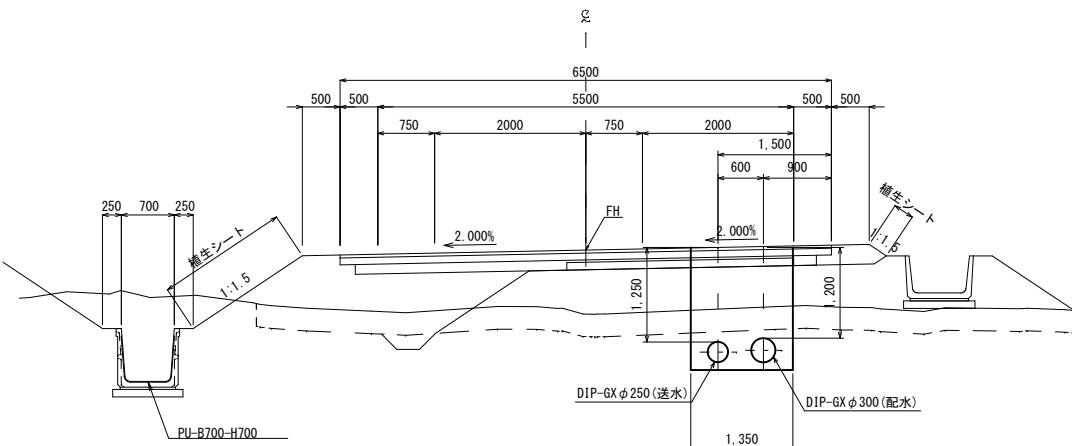


事業名	令和8年度 安曇野道路建設に伴う送配水管布設替工事		
図面 名称	土工標準断面図、標準横断面図		
縮尺	1:20、1:50	図面 番号	6
事業者	安曇野市		7


不断水仕切弁、割T字管設置平面、横断面図 S=1:30

送水管


土工断面 11
市道車道・As（舗装幅員4m以上）仮復旧
軽量鋼矢板土留 H=2.0 支保工（水圧四面梁）1段
平面図 DIP 250×250

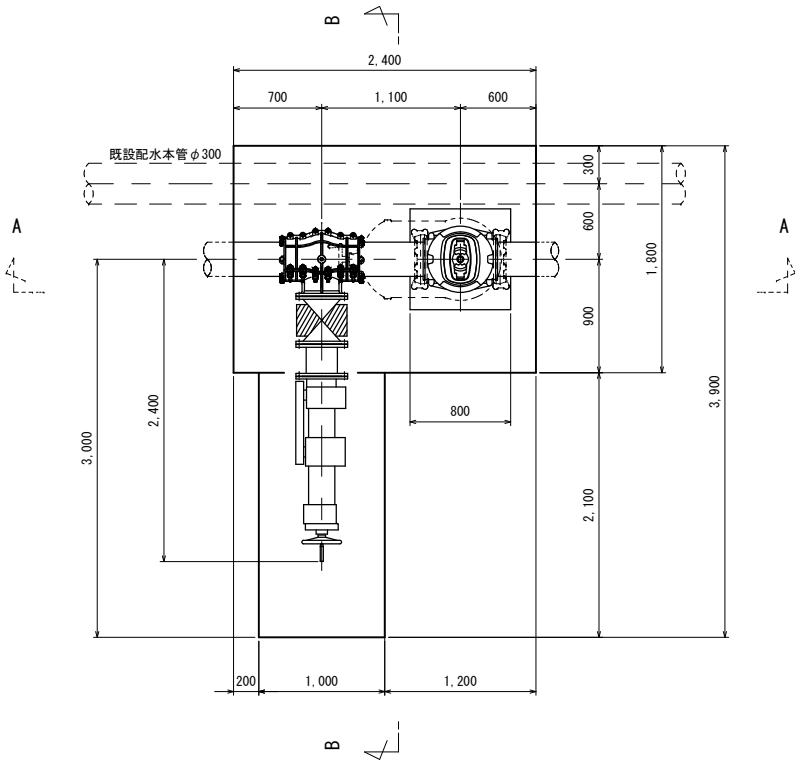

A-A横断面図

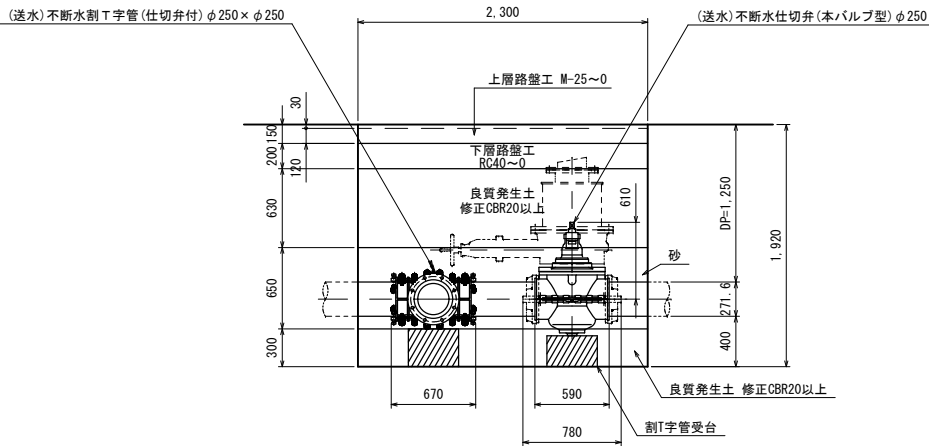


B-B横断面図

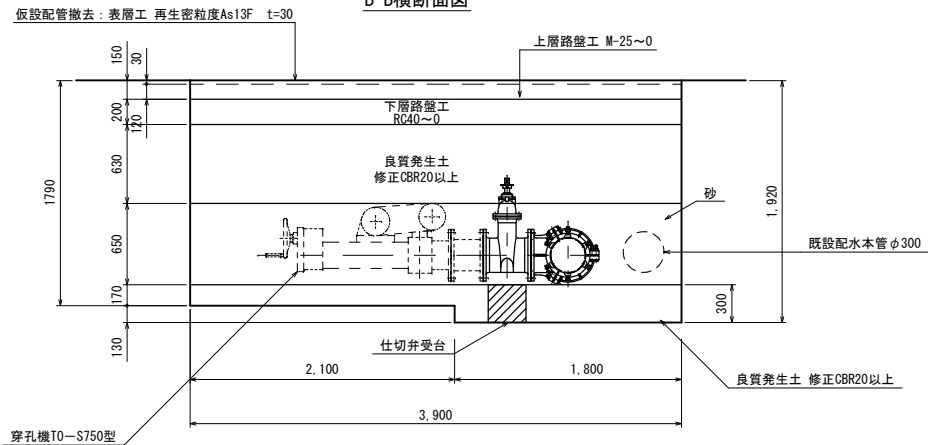


配水本管


土工断面 12
市道車道・As（舗装幅員4m以上）仮復旧
軽量鋼矢板土留 H=2.0 支保工（水圧四面梁）1段
平面図 DIP 300×250

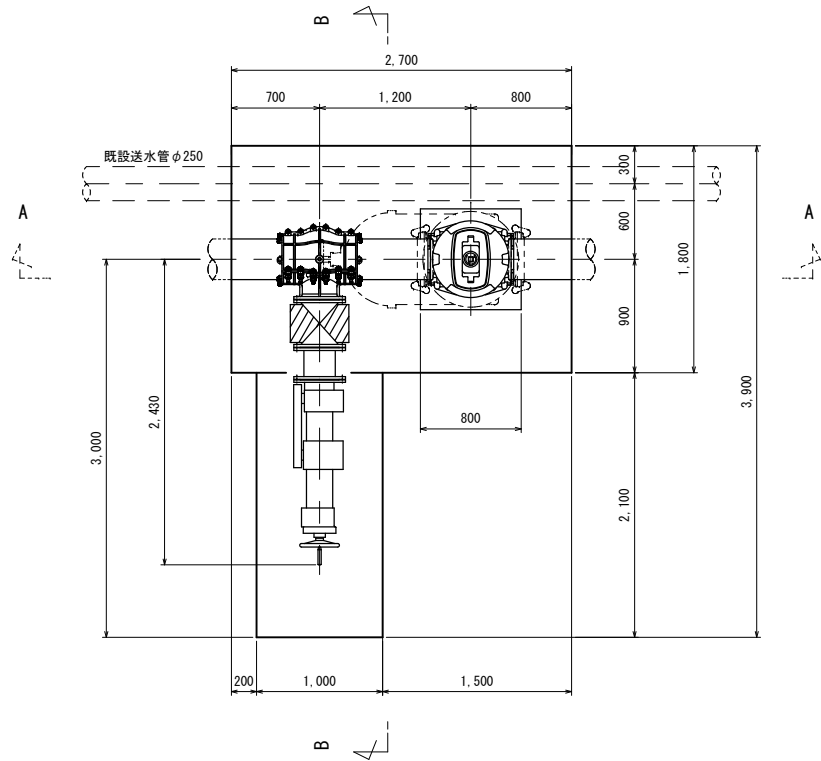

A-A横断面図

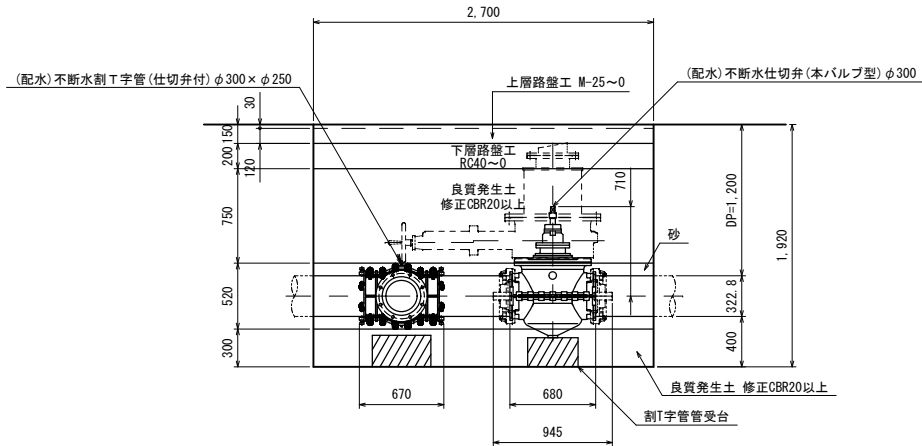

B-B横断面図

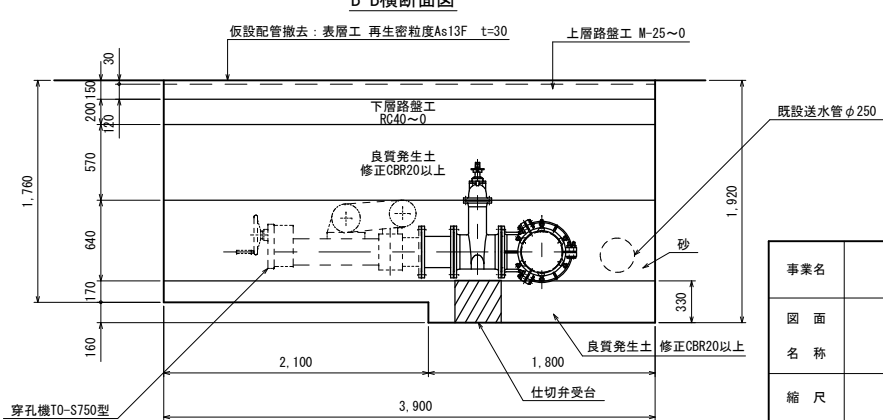

事業名	令和8年度 安曇野道路建設に伴う送配水管布設替工事		
図面名称	不断水仕切弁、割T字管設置平面、横断面図		
縮尺	1:30	図面番号	7
事業者	安曇野市		7